


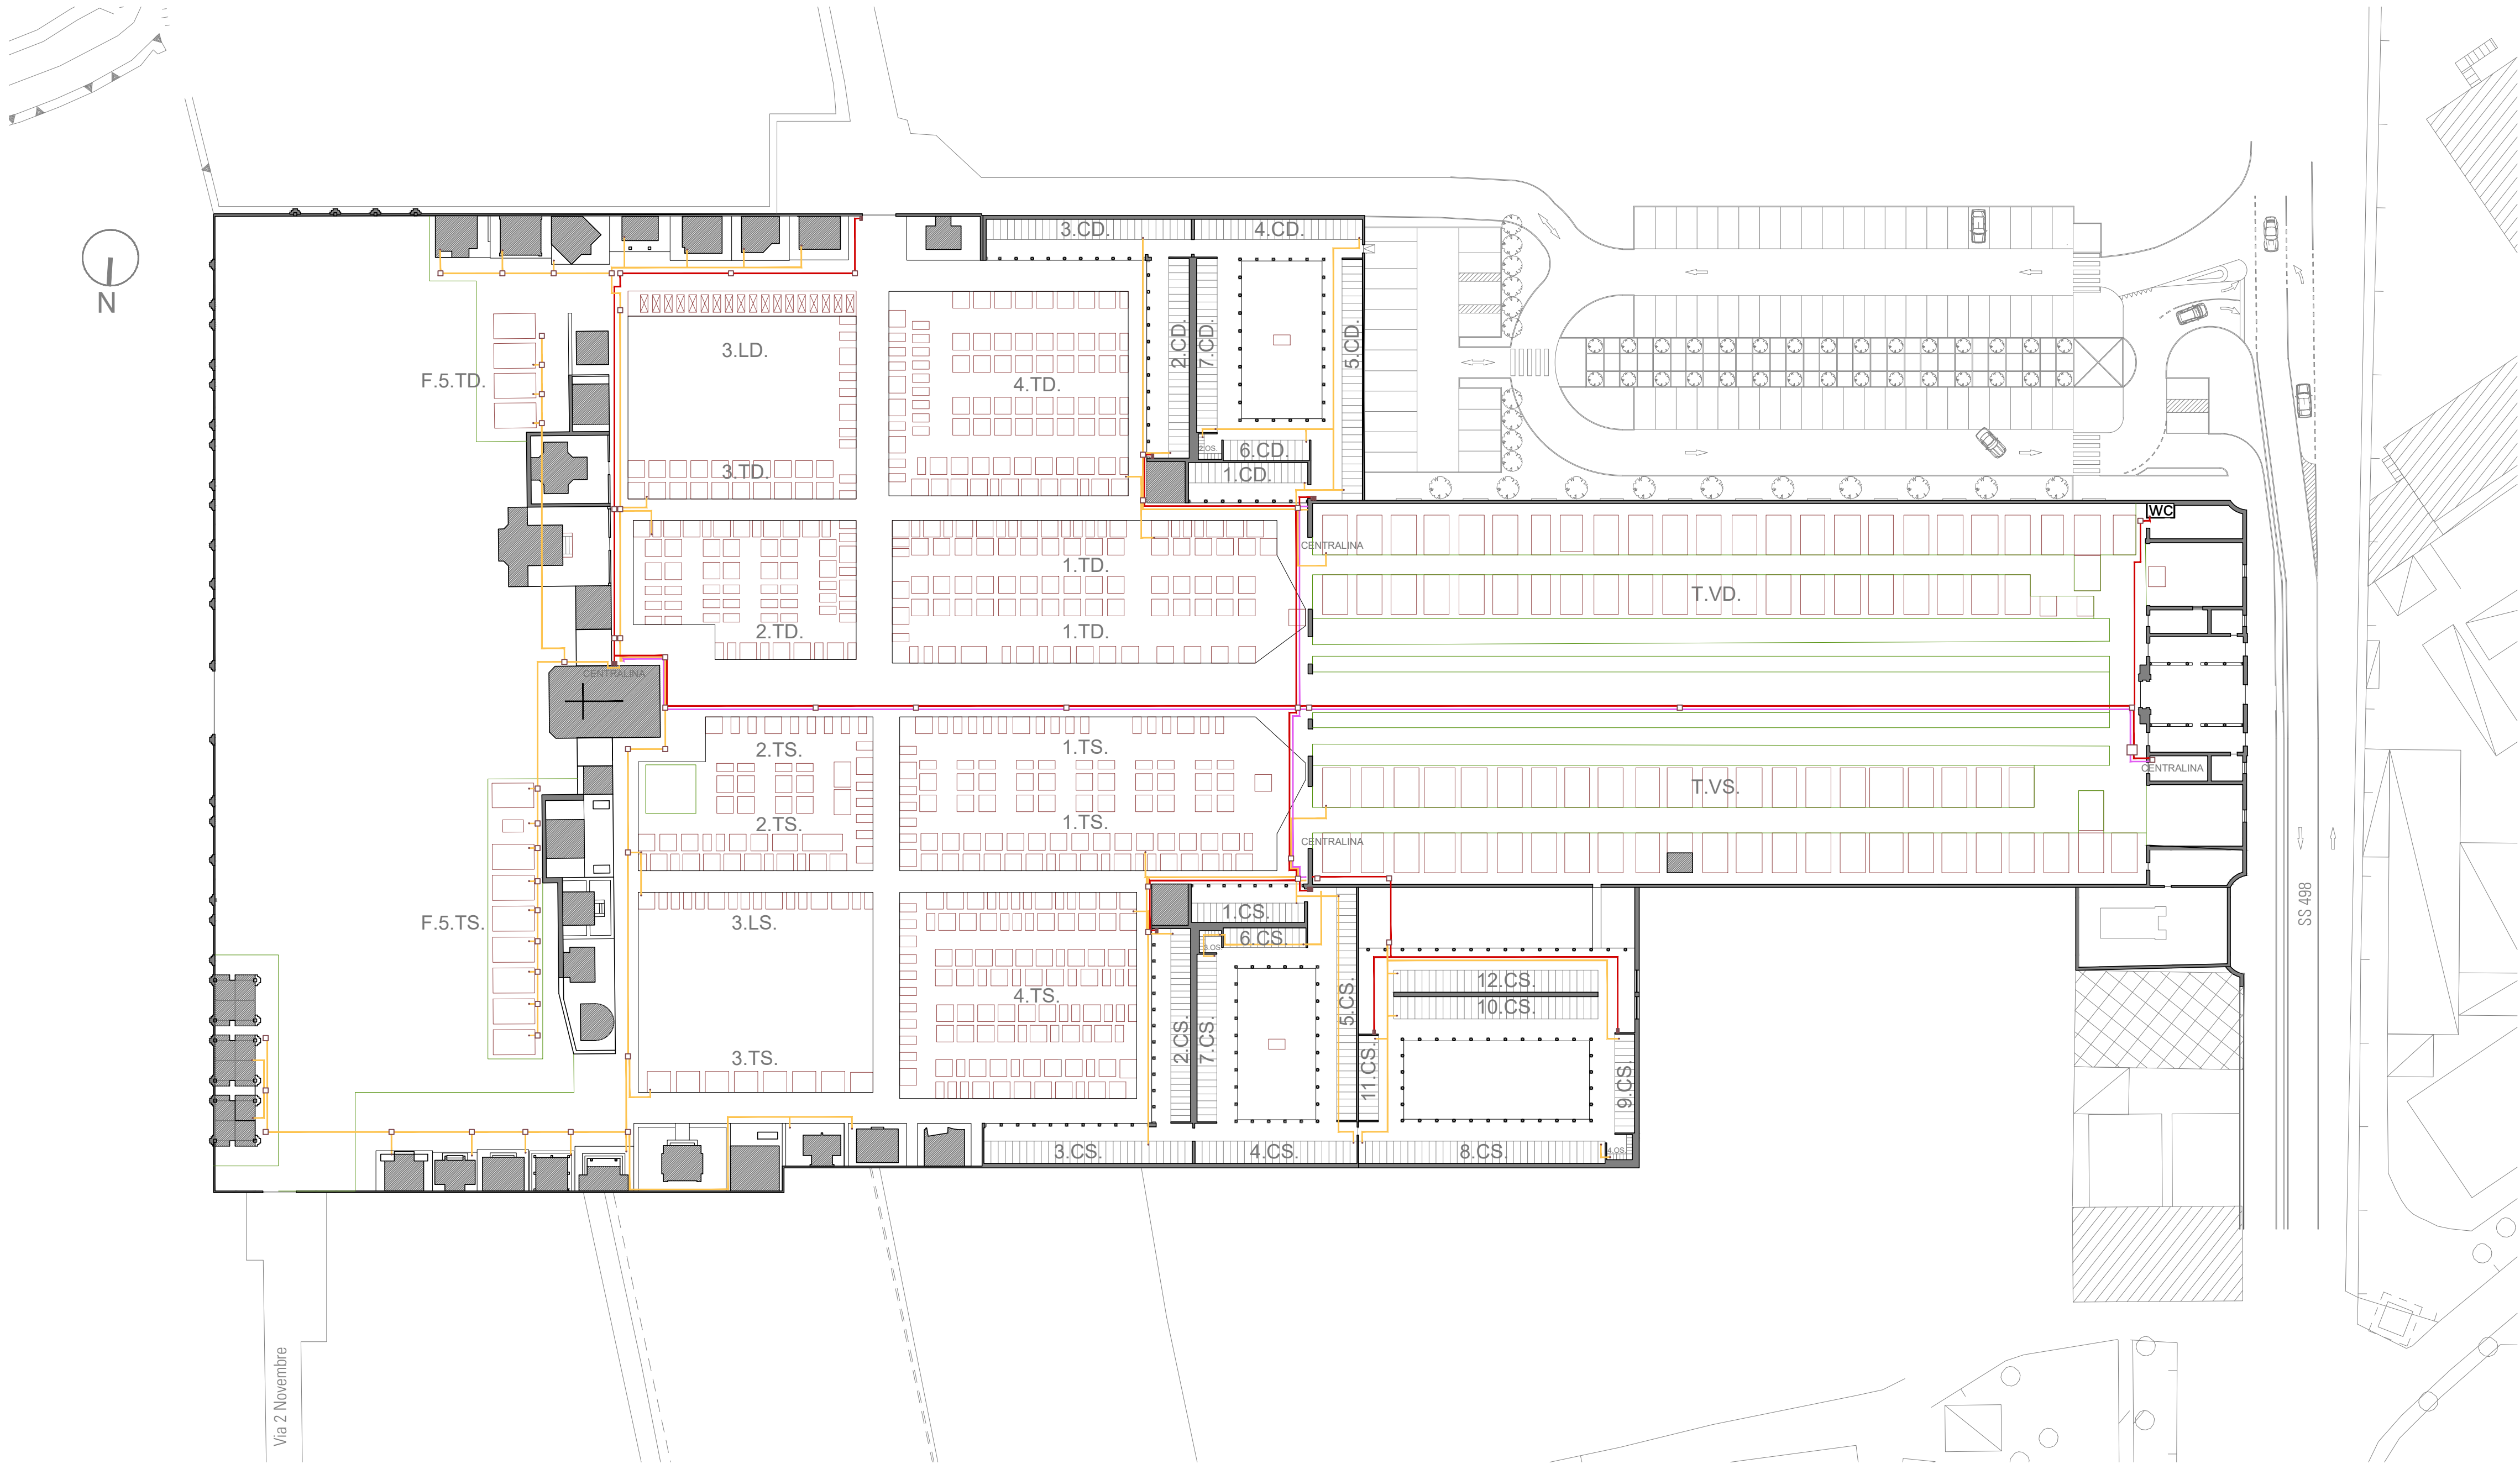

PLANIMETRIA STRUTTURE E SERVIZI, scala 1:500

LEGENDA IMPIANTO ELETTRICO

- generale 220V (Comune)

luci votive 220V (in concessione)

luci votive 12V

pozzetti
- CS / CD

colombari sinistra / destra
- TS / TD
T.VD/T.VS

tombine sinistra / destra
tombine viale sinistro / destro
- LS / LD

lapidi sinistra / destra
- OS

ossari

Piano
Cimiteriale
Martinengo



ADOTTATO CON DELIBERA DI CONSIGLIO COMUNALE N. _____ DEL _____
APPROVATO CON DELIBERA DI CONSIGLIO COMUNALE N. _____ DEL _____

REDAZIONE E
COORDINAMENTO:

arch. Paolo Carzaniga
Via Don Luigi Palazzolo n. 23C, 24122 Bergamo
035.210006 | architetto@paolocarzaniga.it | www.paolocarzaniga.it
in collaborazione con arch. Rosalita Sara Boschi

RUP:


Dott. Geol. Roberto Pagani
consulenza geologica

Dott. Andrea Capelletti
consulenza agronomica

arch. Francesco Antonio Benfatto
Responsabile settore Servizi Tecnici - Comune di Martinengo

INDIRIZZO:
Via Romano, 24057 Martinengo (BG)

OGGETTO:
IMPIANTO ELETTRICO

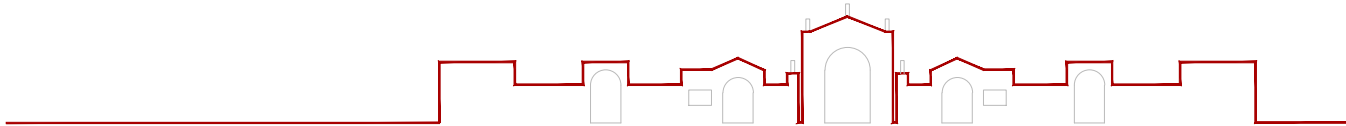

09.02.26	EMISSIONE: "A" per primo incontro con Amministrazione	REDAZIONE:	APPROVAZIONE:	SCALA: 1:500	N. TAVOLA: 06
11.03.26	"B" per secondo incontro con Amministrazione			DATA: 11/03/2026	
31.03.26	"C" per consegna Piano Cimiteriale			EMISSIONE: C	
\\server\PAOLO\LAVORI\PGT-URBANISTICA\P.R. CIMITERIALE MARTINENGO\Piano Cimiteriale Martinengo.dwg					* I disegni non possono essere riprodotti o ceduti a terzi senza autorizzazione scritta del progettista.